




# PŮDORYS 1.NP

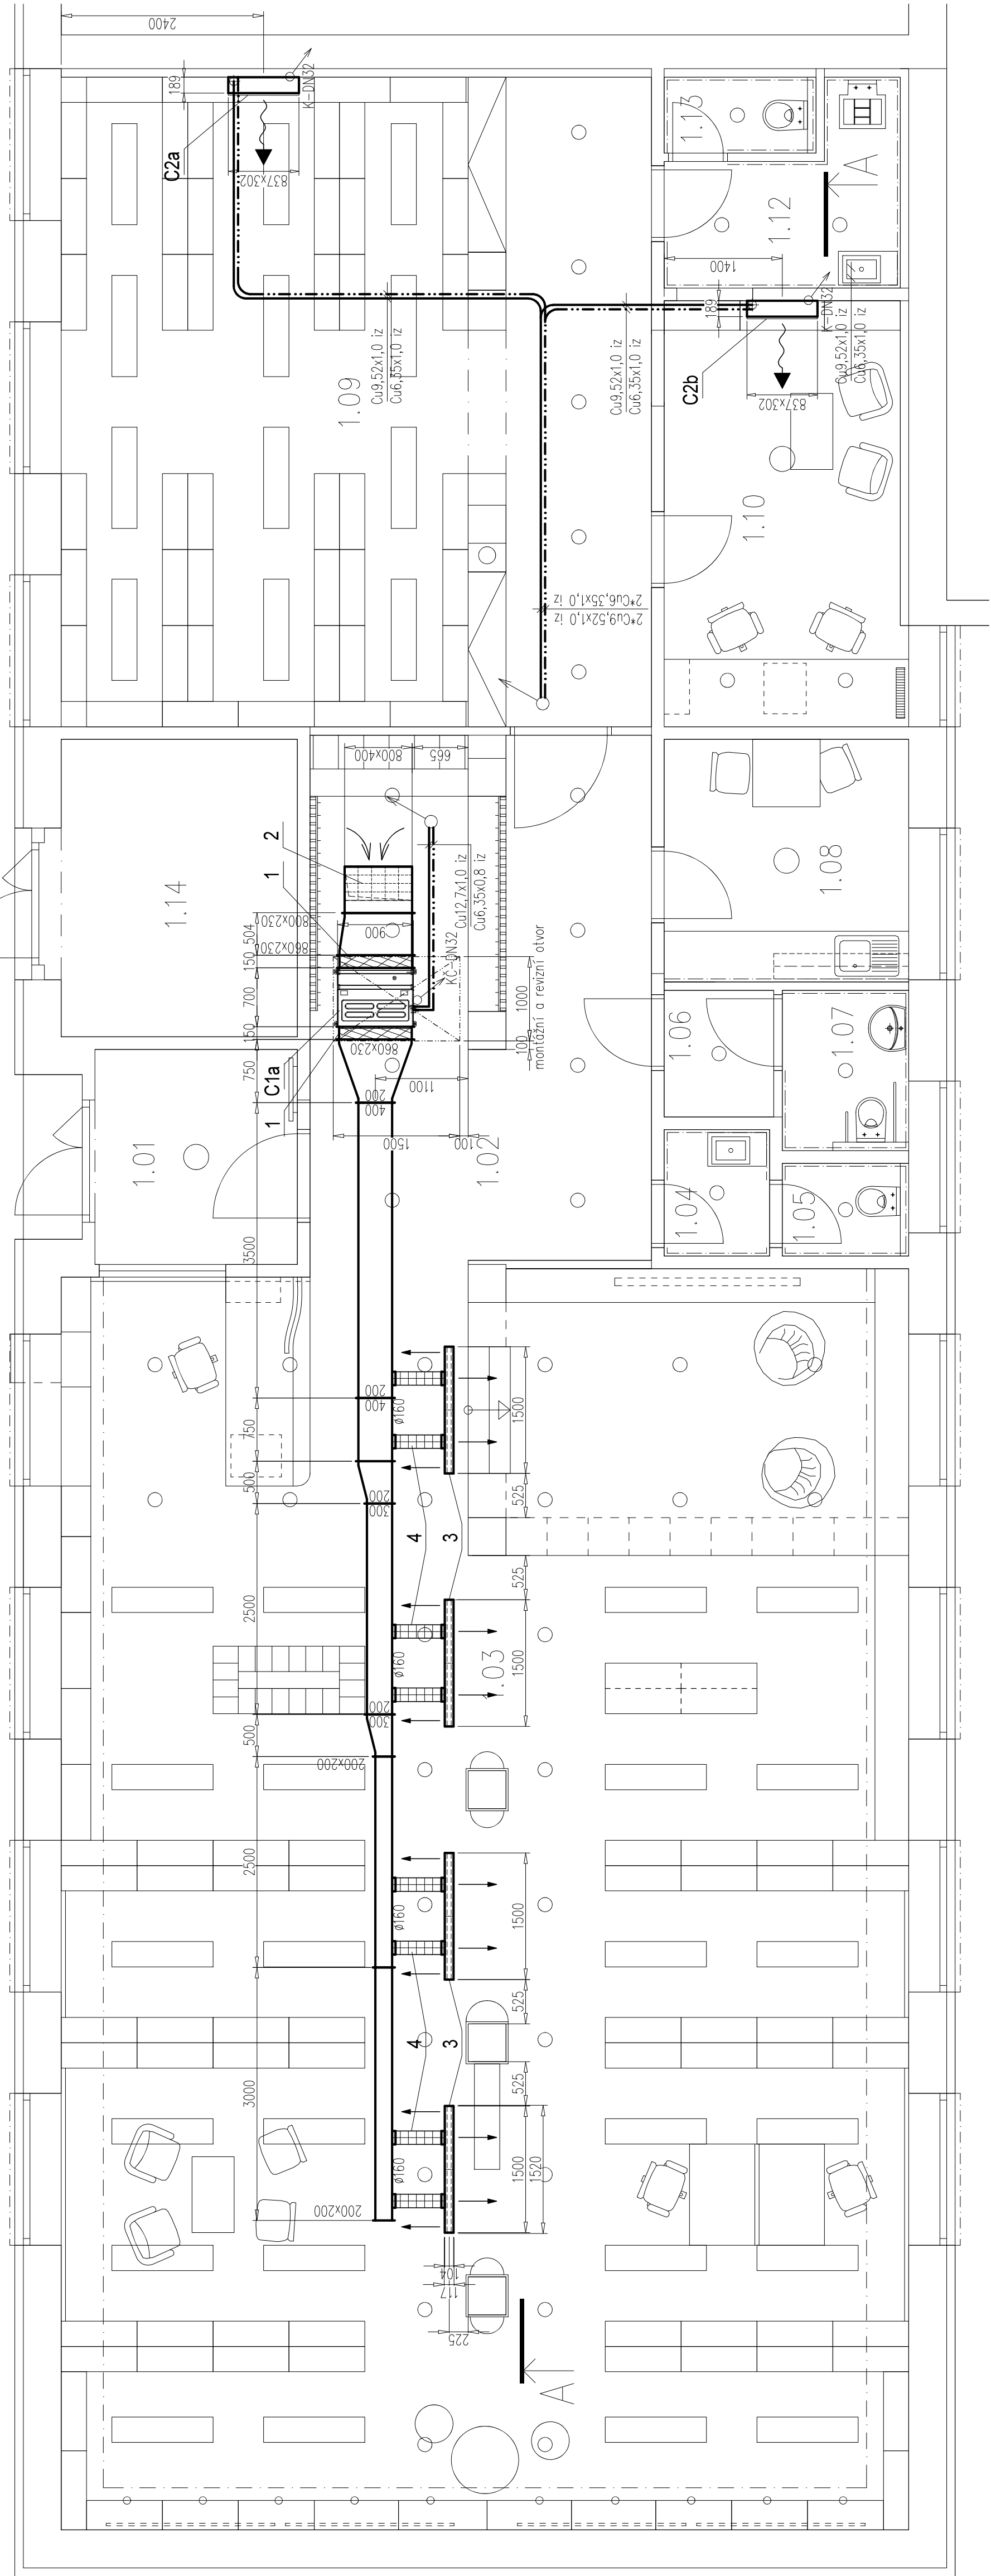

# ŘEZ A - A

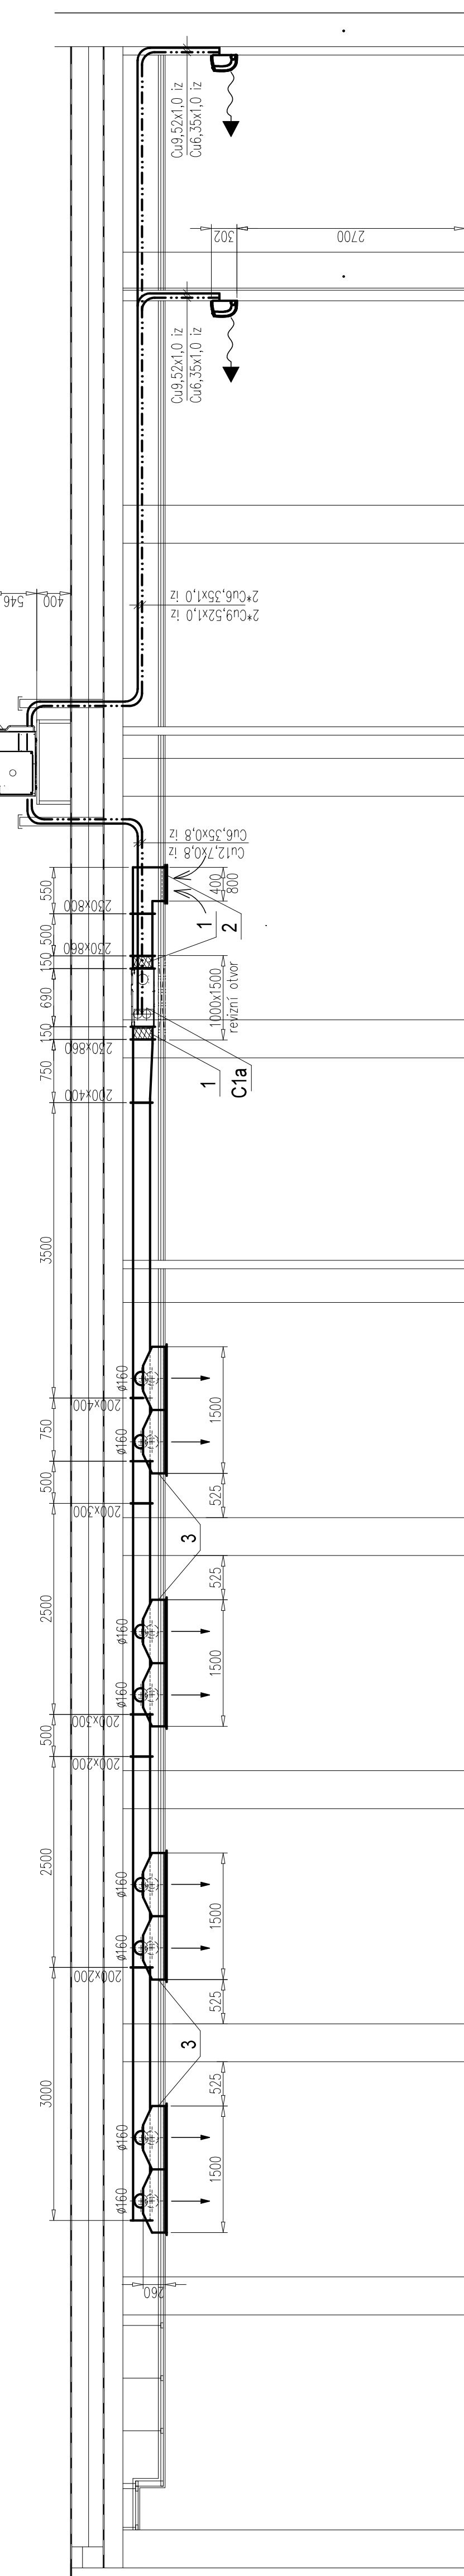



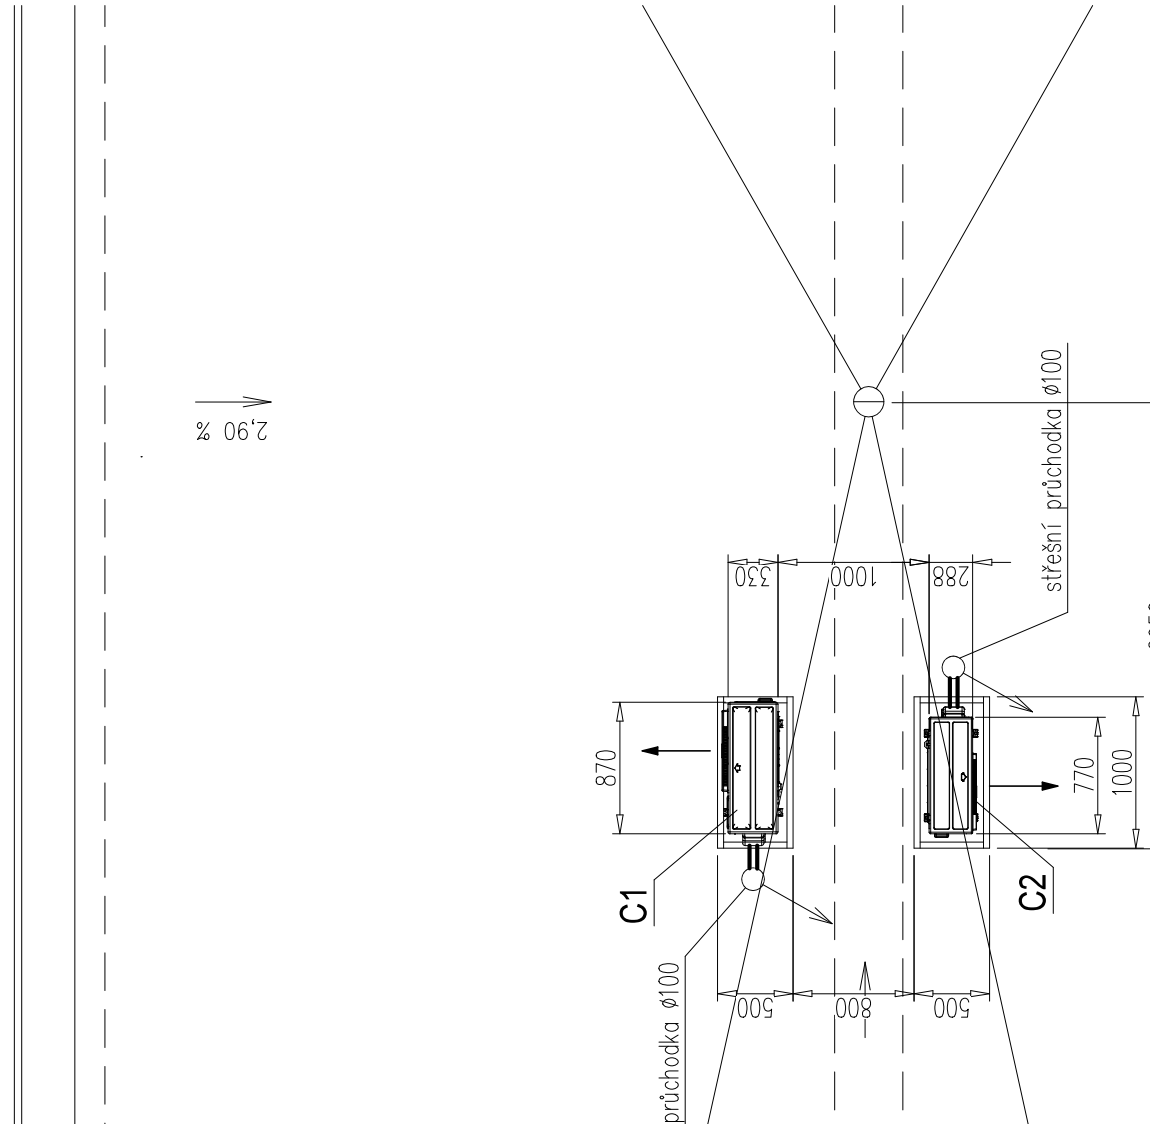


 


# PŮDORYS STŘECHY




## LEGENDA MÍSTNOSTI

OZN	ÚČEL MÍSTNOSTI	m <sup>2</sup>
1.01	ZADVEŘÍ	6,12
1.02	CHODBA	25,01
1.03	KNIHOVNA	148,59
1.04	PŘEDSÍN WC M	1,87
1.05	WC M	1,65
1.06	PŘEDSÍN WC Ž+INV	1,95
1.07	WC Ž+INV	2,85
1.08	DENNÍ MÍSTNOST	8,34
1.09	DEPOZITÁŘ	53,29
1.10	KANCELÁŘ	14,26
1.11	NEOBSAŽENO	
1.12	ŠATNA+ÚKID	5,10
1.13	WC ZAMĚŠTNANCI	1,62

## LEGENDA ZNAČEK

	PŘÍROZENÝ PŘÍVOD / ODVOD, INFILTRACE
	NUCENÝ ODVOD
	NUCENÝ PŘÍVOD
	SMĚR PROUDĚNÍ / CÍRKULAČNÍ CHLAZENÍ
PK / PSUM	POŽÁRNÍ Klapka / STĚNOVÝ UZÁVĚR
	DVEŘNÍ MŘÍŽKA
	DVEŘE BEZ PRAHU
	IZOLACE POTRUBÍ / PROTIPOŽÁRNÍ IZOLACE
	POTRUBÍ CHLAUDIVA R32

±0,000 = stávající podlaha přízemí objektu (výšková úroveň se nemění)

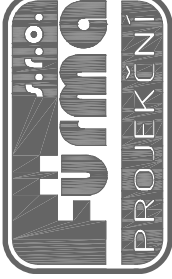DATUM:	REVIZE (POPS)	AUTORIZACE (PŘÍKAZ):	
ORIENTACE		PROJEKČNÍ KANCELÁŘ:	PARE:
		FÚRMČ s.r.o. Ulice Hrochova 757, 765 63 Otrokovice IČ: 095 47 500    DIČ: CZ06547500 mobil: +420 605 906 492 e-mail: urtik@furmec.cz	
INVESTOR:	město Otrokovice IČ: 002 84 301 nám. 3. května 1340 765 02 Otrokovice	HIP: Ing. et.ing. arch. Pavel Furst ČKAIT 1302115	DATUM: 08/2023
STAVBA:	Rekonstrukce Městské knihovny Otrokovice v místní části Bařov	ODPOVĚDNÝ PROJEKTANT: Ing. Vlastimil Petřík	STUPĚN PD: DVZ
		VYPRACOVAL: Ing. Vlastimil Petřík	ČÁST: D1.4
		OBJEKT / NÁZEV VÝKRESU:	MĚŘÍTKO: 1:50 Č. VÝKRESU: D4.62