


### LEGENDA MATERIÁLŮ

-  NOSNÉ ZDIVO tl. 300 mm Z KERAMICKÝCH CIHEL ČDK
-  PŘÍČKOVÉ ZDIVO tl. 150 mm Z CIHEL PLNÝCH PÁLENÝCH


### SCHÉMA OBJEKTU

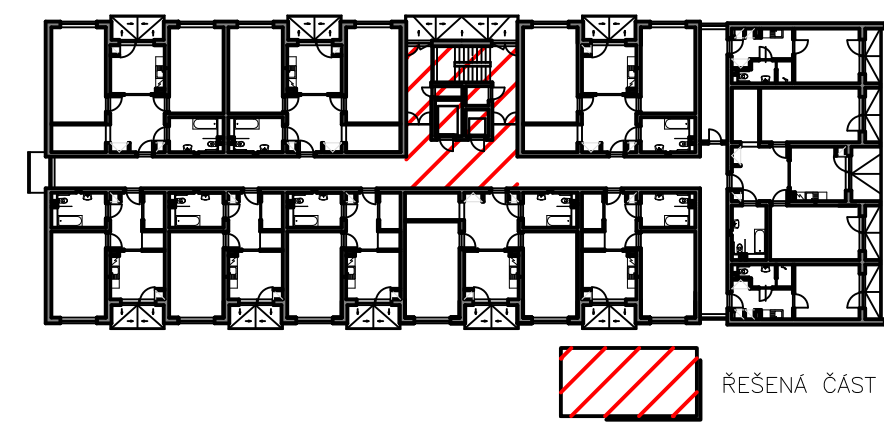

### POZNÁMKA

- JEDNÁ SE O ZJEDNODUŠENOU DOKUMENTACI.
- PODKLADEM JE DOKUMENTACE "DISPOZIČNÍ ÚPRAVY NA DPS NA UL. HLAVNÍ 1161, OTROKOVICE" ZPRACOVANÁ FIRMOU PROJEKČNÍ A STAVEBNÍ S.R.O. V DUBNU 2022.

| REVIZE | OBSAH REVIZE | VYPRACOVAL | DATUM |
|--------|--------------|------------|-------|
| 01     |              |            |       |
| 02     |              |            |       |
| 03     |              |            |       |
| 04     |              |            |       |

|   |  |                                    |  |   |  |   |          |
|---|--|------------------------------------|--|---|--|---|----------|
| HLAVNÍ PROJEKTANT<br>JAROSLAV PAVELKA<br>ČKAIT: 1302043                   |  | VYPRACOVAL<br>Bc. JOSEF HOŘINEK    |  | ODP. PROJEKTANT<br>JAROSLAV PAVELKA<br>ČKAIT: 1302043 |  | <div></div> <div>PROJEKČNÍ A STAVEBNÍ<br/>s.r.o.</div> |          |
| KRAJ: ZLÍNSKÝ   |  | OBECE: OTROKOVICE                  |  |   |  | FORMÁT  | BxH4     |
| INVESTOR: MĚSTO OTROKOVICE, NÁMĚSTÍ 3. KVĚTNA 1340, 765 02 OTROKOVICE     |  |                                    |  |   |  | DATUM   | 12/2023  |
| STAVBA: NOVÉ EVAKUAČNÍ VÝTAHY V BUDOVĚ DPS NA ul. HLAVNÍ 1161, OTROKOVICE |  |                                    |  |   |  | STUPEŇ  | DSP      |
|   |  |                                    |  |   |  | MĚŘÍTKO   | 1:20     |
| OBJEKT: SO 01   |  |                                    |  |   |  | ZAK. ČÍSLO  | 167-23   |
| ČÁST: D.1.1 – ARCHITEKTONICKO-STAVEBNÍ ŘEŠENÍ                             |  | PŮDORYS STROJOVNY - STÁVAJÍCÍ STAV |  |   |  | ARCHIVNÍ ČÍSLO  | PARE     |
|   |  |                                    |  |   |  | 16723   |          |
|   |  |                                    |  |   |  | ČÍSLO VÝKRESU   | D.1.1.05 |