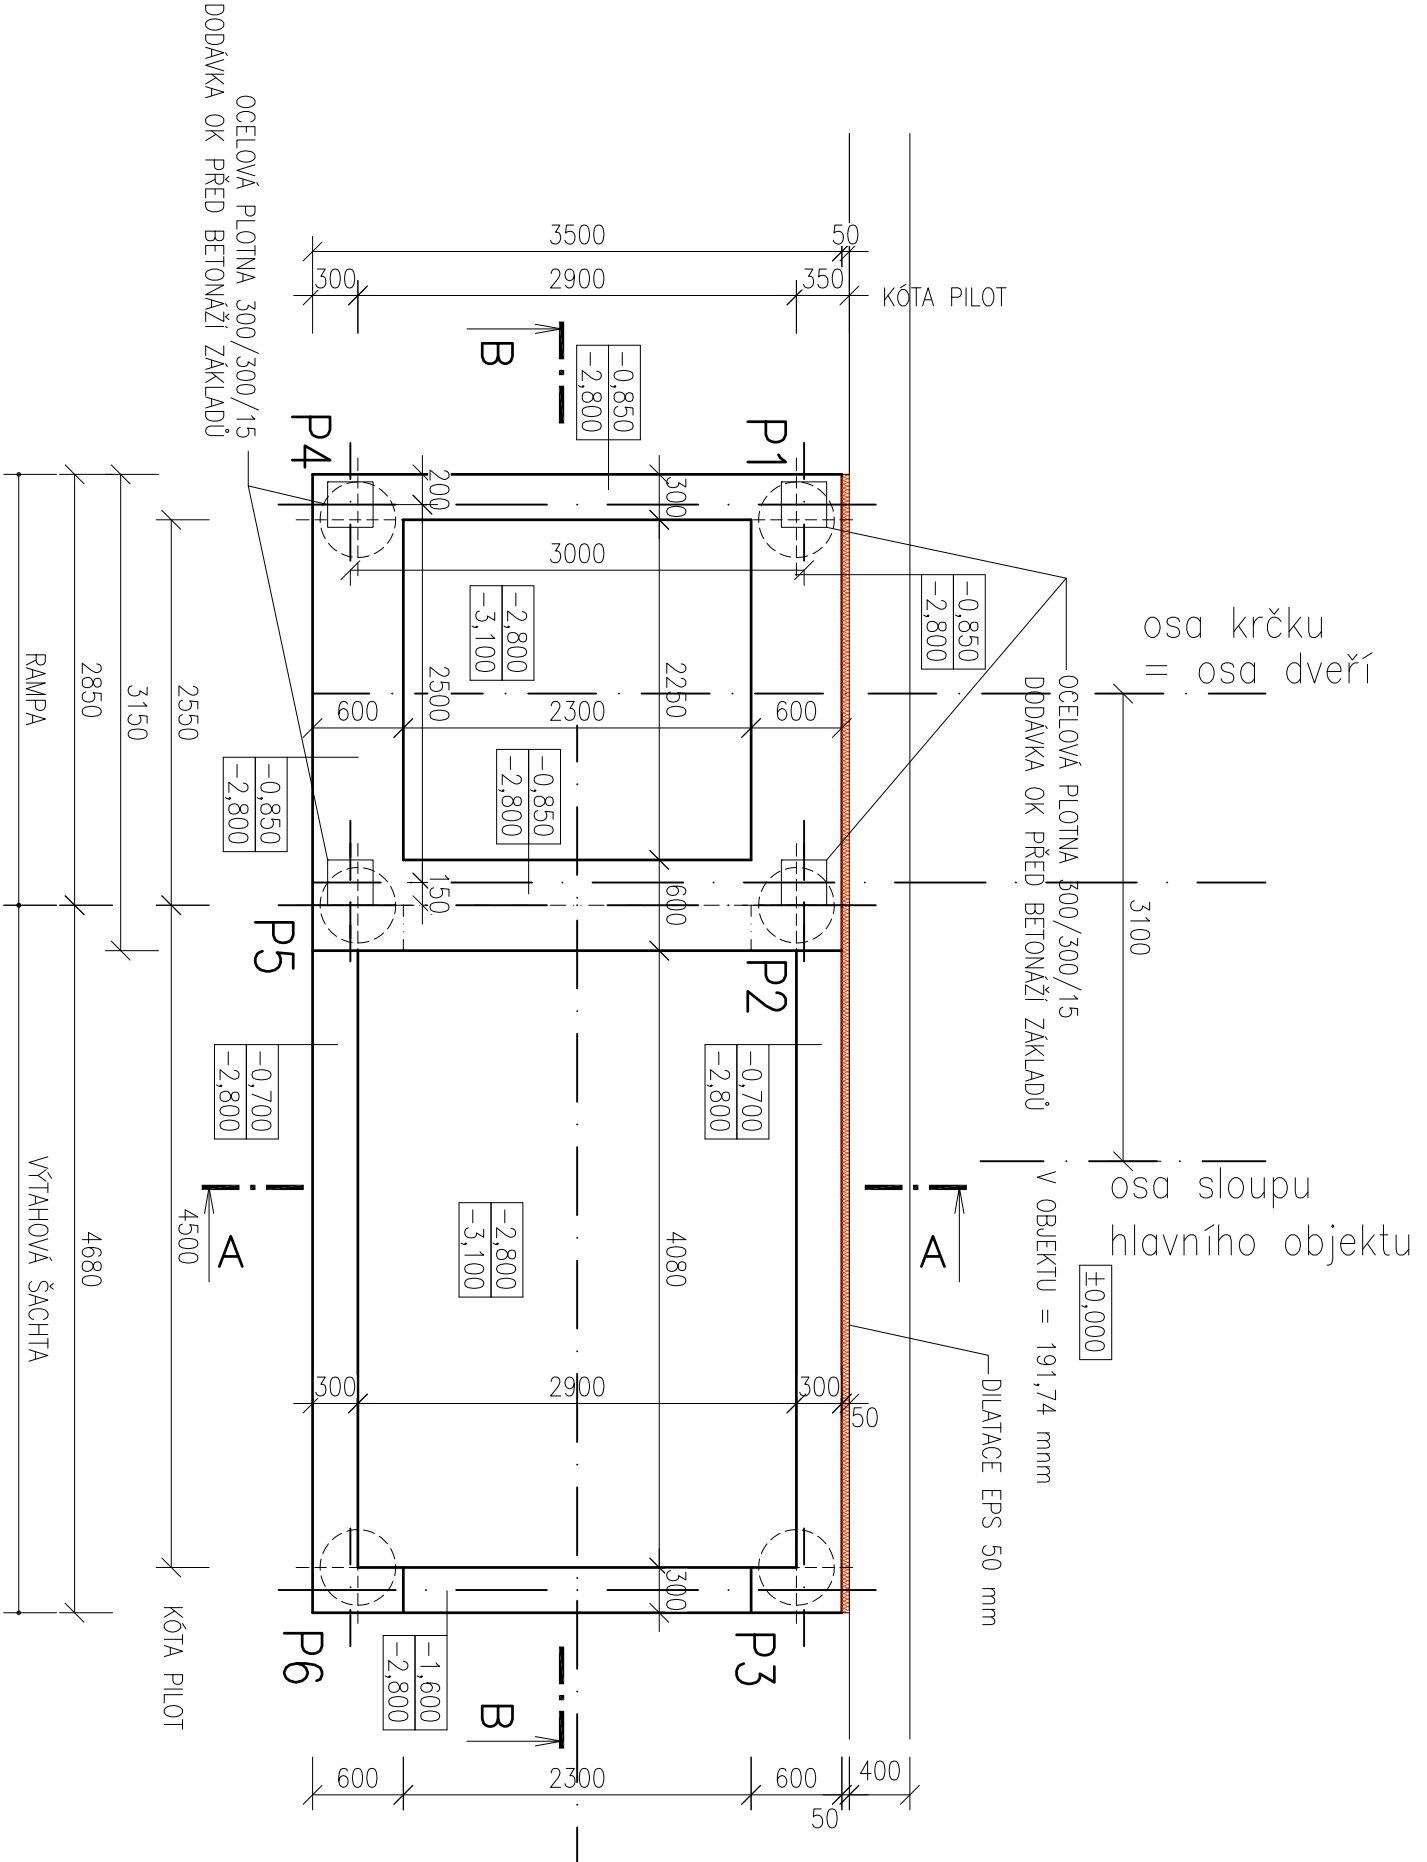


ZÁKLADY



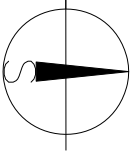

ROZPIS PILOT

ČÍSLO PILOTY	PRŮMĚR PILOTY	HORNÍ HRANA PILOTY	DĚLKA PILOTY
P1	500	-3,100	3000
P2	500	-3,100	3500
P3	500	-3,100	3000
P4	500	-3,100	3000
P5	500	-3,100	3500
P6	500	-3,100	3000

POZNÁMKA

– PRO OSAZENÍ CELÉ STAVBY JE URČUJÍCÍ OSA DVEŘÍ, DO KTERÝCH SE BUDE KRČEK NAPOJOVAT

±0,000 = 191,74 mm VZTAŽENA KE STÁVAJÍCÍMU 1.NP

ORIENTACE: 		PROJEKČNÍ KANCELÁŘ: 		PAPÉ: Firma s.r.o., projektant a inženýrská činnost se sídlem: Holenkovice 753, 763 63 Holenkovice IČ: 065 47 800 tel: +420 605 906 492 e-mail: furst.pavel@email.cz		AUTORIZAČNÍ RAZÍTKO:	
INVESTOR : Město Otrokovice náměstí 3. května 1340 765 02, Otrokovice IČ: 002 84 301		OPPOVĚDNÝ PROJEKTANT ČÁSTI : p. Pavel Furst, autorizovaný stavitel		DATUM: 09/2019		STUPEŇ PD : DPS	
STAVBA/ADRESA : Přístavba výtahu a spojovacího krčku, Otrokovická Beseda		VÝKRESU : OBSAH/NAZEV VÝKRESU : SO 01 - VÝTAHOVÁ ŠACHTA PŮDORYS ZÁKLADŮ		ČÁST: D1.1		MĚŘÍTKO: 1:50	
		JMÉNO SOUBORU : Beseda, Otr.dwg		ČÍSLO VÝKRESU: 1.51			