


PŮDORYS 1NP - SO02

 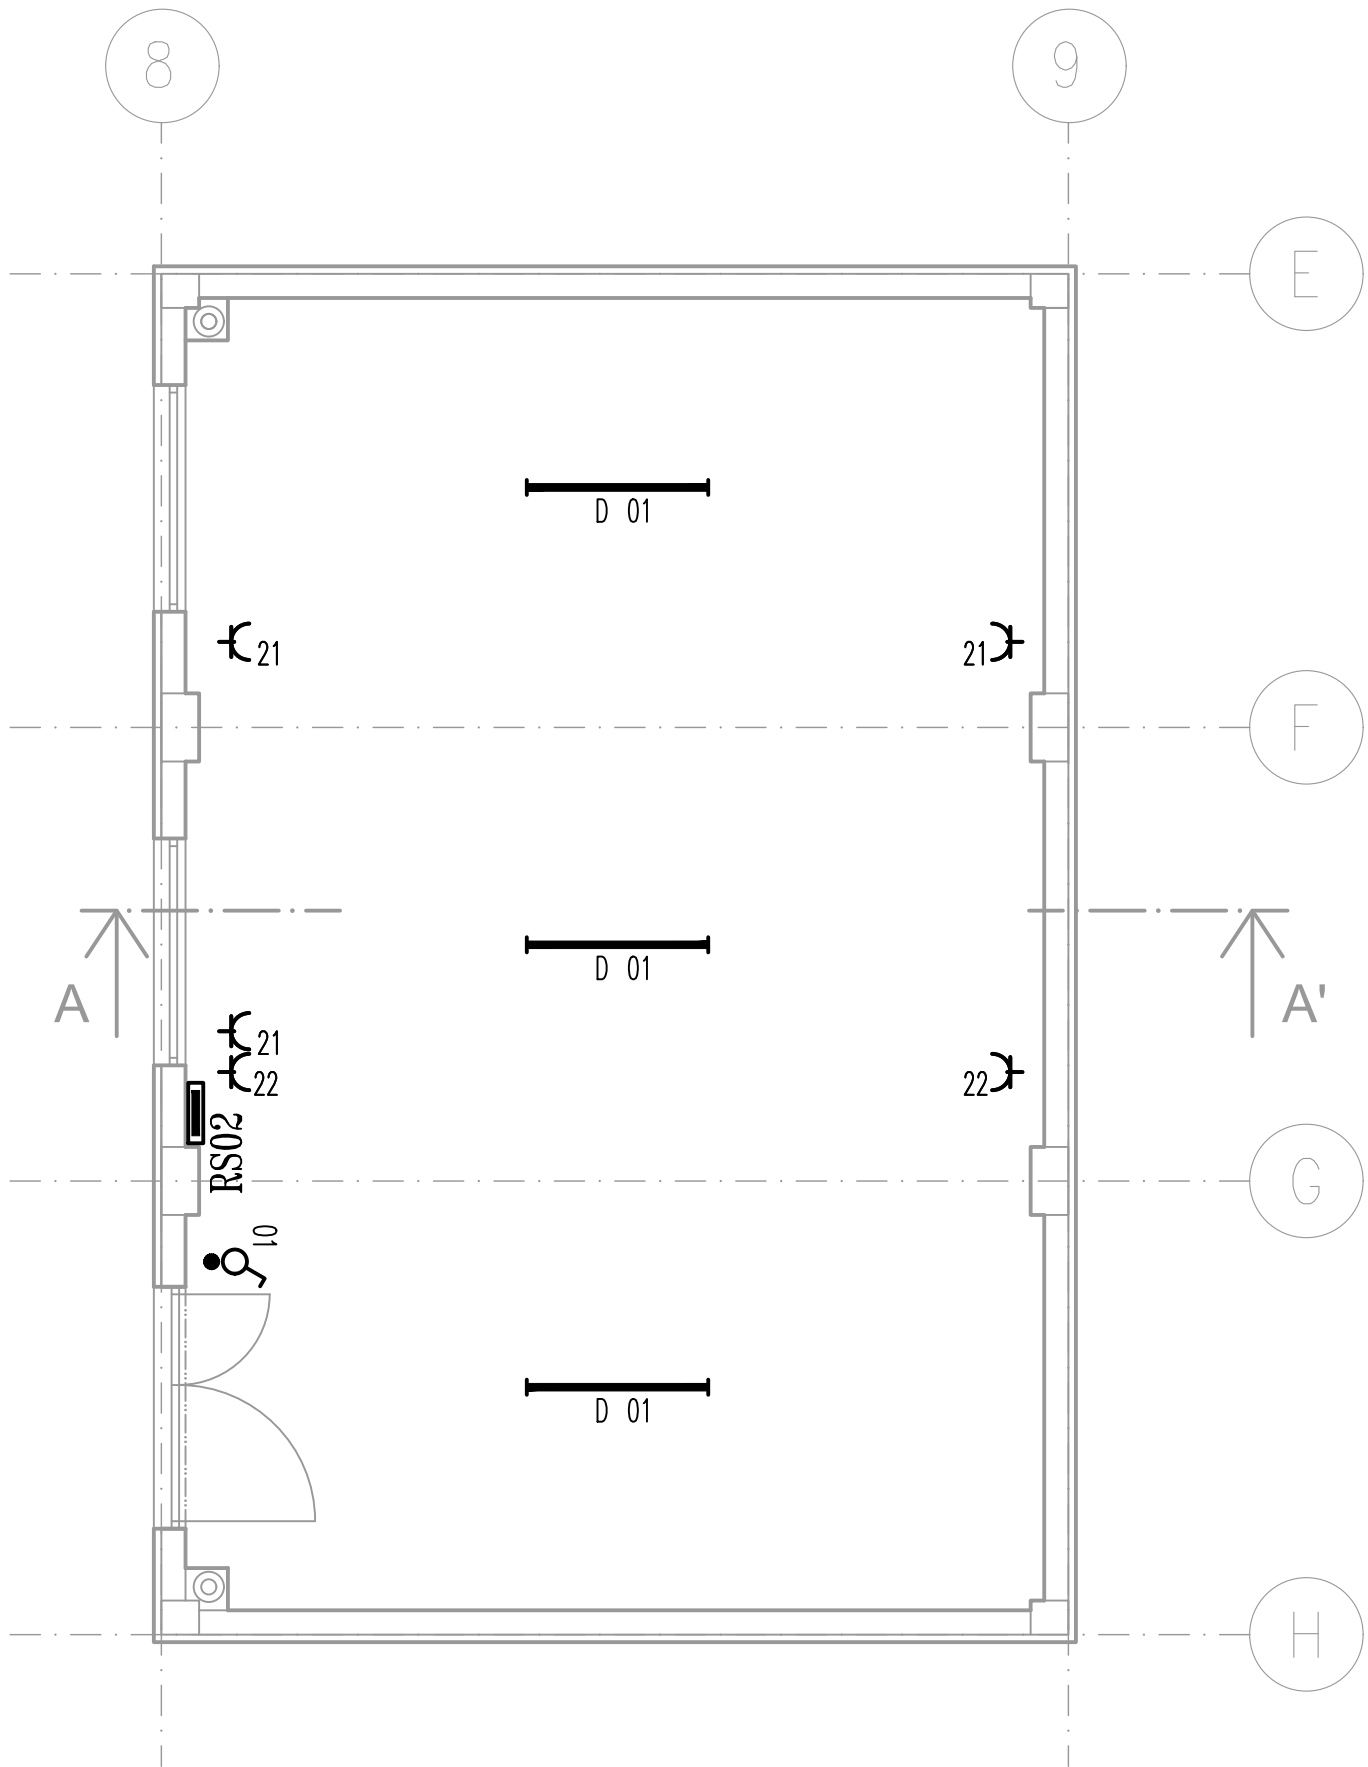



LEGENDA PŘÍSTROJŮ

- JEDNOPÓLOVÝ SPÍNAČ, ŘÁZENÍ 1
- JEDNOPÓLOVÝ SPÍNAČ, ŘÁZENÍ 1, MULTIFUNKČNÍ ČASOVÉ RELÉ V KRABICI POD SPÍNAČEM
- JEDNOPÓLOVÝ SPÍNAČ, ŘÁZENÍ 1, IP44
- JEDNOPÓLOVÝ SPÍNAČ, ŘÁZENÍ 1, IP66
- STŘIDAVÝ PŘEPÍNAČ, ŘÁZENÍ 6
- STŘIDAVÝ PŘEPÍNAČ, ŘÁZENÍ 6, IP44
- SÉRIOVÝ PŘEPÍNAČ, ŘÁZENÍ 5
- KŘÍŽOVÝ PŘEPÍNAČ, ŘÁZENÍ 7
- STŘIDAVÝ PŘEPÍNAČ DVOJITÝ, ŘÁZENÍ 6+6
- JEDNOPÓLOVÝ SPÍNAČ, ŘÁZENÍ 1, SE SIGNALIZAČNÍ DOUTNAVKOU
- TROJPOLOVÝ SPÍNAČ SE SIGNALIZAČNÍ DOUTNAVKOU
- TLAČÍTKOVÝ OVLADAČ, ŘÁZENÍ 1/0
- TLAČÍTKOVÝ OVLADAČ SE SIGNALIZAČNÍ DOUTNAVKOU
- ŽALUZIOVÝ OVLADAČ
- ZÁSUVKA 230 V JEDNODUCHÁ
- ZÁSUVKA 230 V DVOJNÁSOBNÁ S NATOČENOU DUTIKNOU
- ZÁSUVKA 230 V JEDNODUCHÁ S OCHRANOU PROTI PŘEPĚTÍ
- ZÁSUVKA 230 V JEDNODUCHÁ, DO VLHKÁ IP44
- ZÁSUVKA 400 V
- INFRAPASÍVNÍ SPÍNAČ (POHYBOVÉ ČIDLO)
- ELEKTRICKÝ ROZVÁDĚČ
- ZNAČKA UDÁVAJÍCÍ ZVÝŠENOU OCHRANU POSPOJOVÁNÍM
- VÝVOD JEDNOFÁZOVÝ, 230 V
- VÝVOD TŘÍFÁZOVÝ, 400 V
- PARAPETNÍ KANÁL S KOVOVOU DĚLÍCÍ PŘEPÁŽKOU
- ZÁSUVKA DATOVÁ 2xRJ45
- MOTOR
- OHŘÍVAČ
- DETEKTOR PIR
- ÚSTŘEDNA EZS
- KLÁVESNICE EZS

LEGENDA SVÍTIDEL

- A – SVÍTIDLO LED, OPÁLOVÝ DIFUZOR, PŘISAZENÉ, 4000 K, 4500 lm, 41 W, IP20
- B – SVÍTIDLO LED, ČOČKOVÁ OPTIKA, PŘISAZENÉ, 4000 K, 3800 lm, 27,4 W, IP20
- C – SVÍTIDLO LED, KULATÉ, PŘISAZENÉ, 4000 K, 1900 lm, 20 W, IP65
- D – SVÍTIDLO LED, POLYKARBONÁTOVÝ KRYT, PŘISAZENÉ, 4000 K, 4300 lm, 34 W, IP65

DATUM:	REVIZE (POPIS)			AUTORIZAČNÍ RAZÍTKO:
ORIENTACE:			PROJEKČNÍ KANCELÁŘ: FÜRMA s.r.o. sídlo: Halenkovice 757, 763 63 Halenkovice IČ: 065 47 800 DIČ: CZ06547800 mobil: +420 605 906 492 e-mail: furst.pavel@email.cz	PARÉ:
INVESTOR:	město Otrokovice Náměstí 3. května 1340 76502, Otrokovice IČ: 002 84 301		HIP: Ing. Tomáš Foltýn ODPOVĚDNÝ PROJEKTANT: Ing. Petr Hanáček VYPRACOVAL: Ing. Petr Hanáček	DATUM: 04/2021 STUPEŇ PD: DVD ČÁST: EL
STAVBA:	Víceúčelový obj. k dopravnímu hřišti, k.ú. Kvítkovice u Otrokovíc		OBJEKT / NÁZEV VÝKRESU: SO 02 - Sklad PŮDORYS 1.NP ELEKTROINSTALACE	MĚŘÍTKO: 1:50 Č.VÝKRESU: 03