
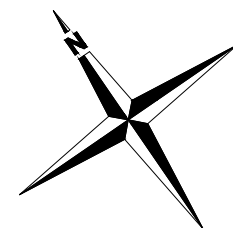


LEGENDA POTRUBÍ – KANALIZACE:

- SPLAŠKOVÁ/TUKOVÁ KANALIZACE, PVC–KG/PP–HT POTRUBÍ
- PŘIPOJOVACÍ POTRUBÍ SPLAŠKOVÉ KANALIZACE, PP–HT POTRUBÍ
- NOVÁ KANALIZAČNÍ PŘÍPOJKA / STÁVAJÍCÍ KANALIZACE
- NOVÁ DEŠŤOVÁ KANALIZACE

- 1.01 OZNAČENÍ STUPAČKY SPLAŠKOVÉ KANALIZACE
- T.01 OZNAČENÍ STUPAČKY TUKOVÉ KANALIZACE

- HT–PPs PLASTOVÉ ODPADNÍ POTRUBÍ POLYPROPYLENOVÉ, HRDLOVÉ SPOJE
- KG–PVC PLASTOVÉ ODPADNÍ POTRUBÍ PVC, HRDLOVÉ SPOJE

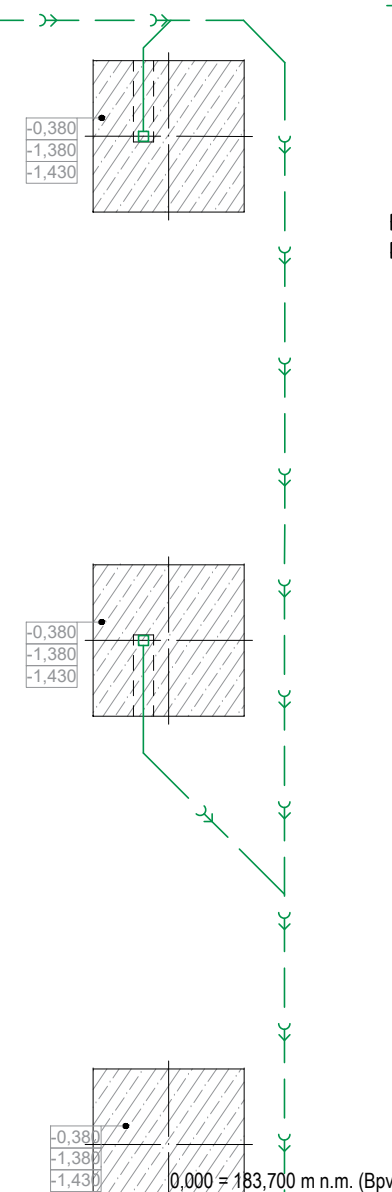

STUPEŇ PROJEKTOVÉ DOKUMENTACE:
DOKUMENTACE PRO PROVEDENÍ STAVBY

ZODPOVĚDNÝ PROJEKTANT: Ing. Antonín Talach	VYPRACOVAL: Ing. Antonín Talach	BAUMAS projekt, spol. s r.o.		
		Adresa	Moravská 3010/57a 767 01 Kroměříž	
		Telefon	573 340 315	IČO: 07657072
		E-mail	info@bm-baumas.cz	DIČ: CZ07657072
INVESTOR: Město Otrokovice, nám. 3. května, 765 05 Otrokovice, IČ: 00284301				
MÍSTO STAVBY: k.ú. Otrokovice, parc. č. 3366/1, 3359/1, 3360, 3358, 3365/1, 3365/11, 3365/10, st. 2692, st. 2693, st. 2694				

NÁZEV STAVBY: REVITALIZACE REKREAČNÍ OBLASTI ŠTĚRKOVÍŠTĚ - II. ETAPA
- OBJEKT OBČERSTVENÍ

NÁZEV VÝKRESU: D.1.4.1 ZDRAVOTNÍ INSTALACE
PŮDORYS ZÁKLADŮ

FORMÁT	2x A4
DATUM	06/2022
Č. ZAKÁZKY	037-2021
MĚŘÍTKO 1:75	Č. VÝKRESU D.1.4.1-02